



管理用フェンス構造図 S=1:20


平面図

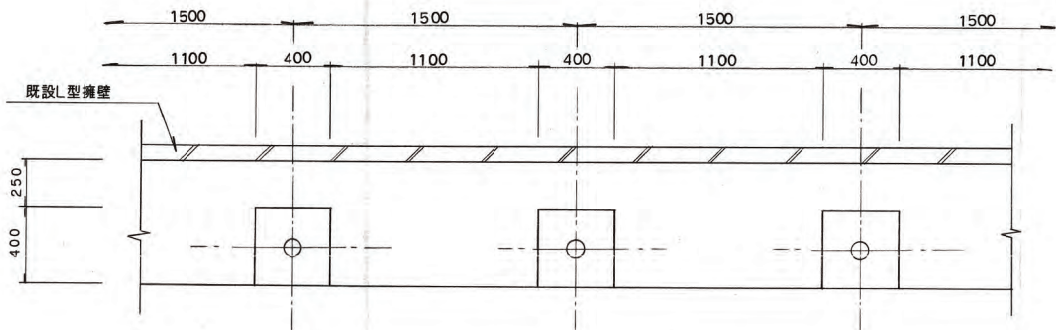


正面図

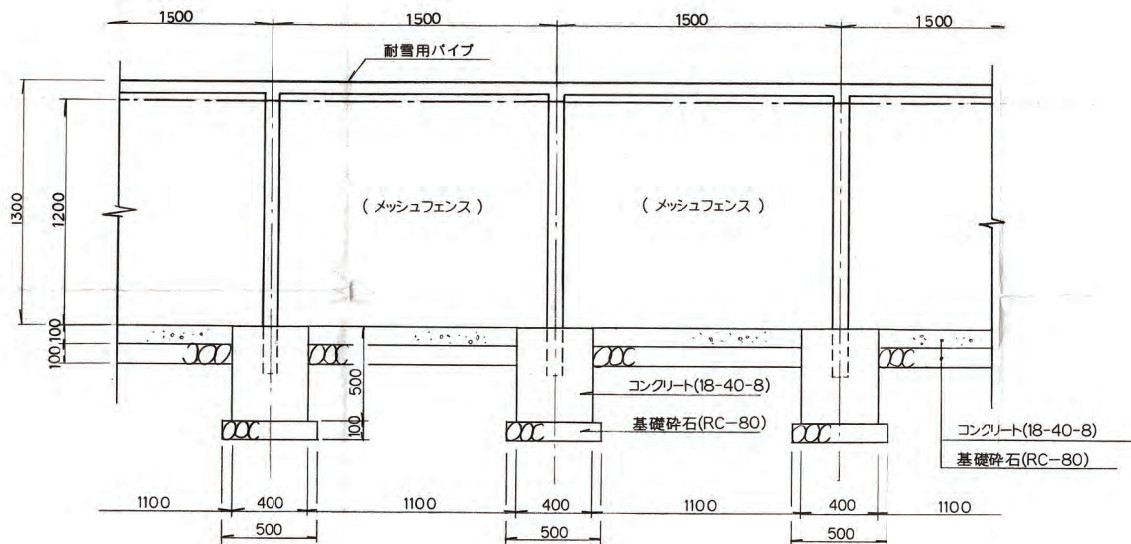

断面図

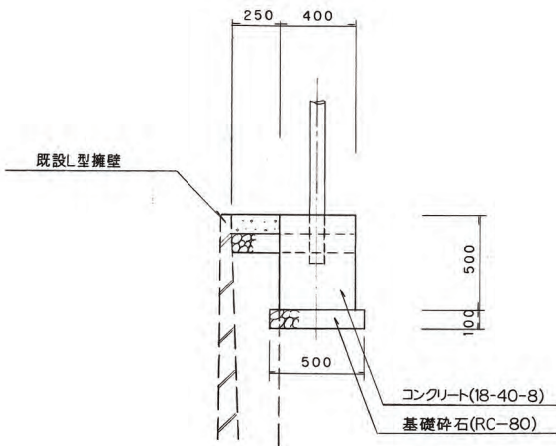


防球フェンス配置断面図 S=1:30

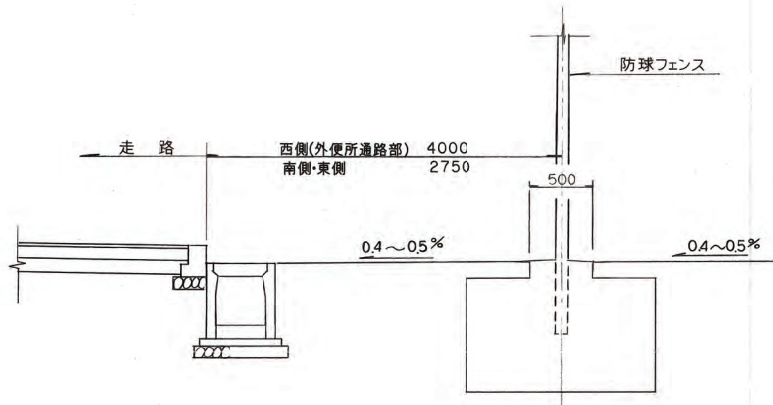

メッシュ門扉 S=1:20

側面図

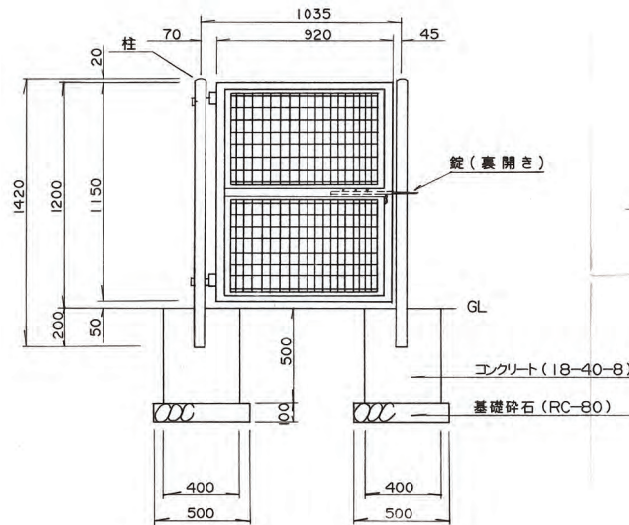

錠(裏開き)



グラウンド

変更


平成	年度	図番	29葉 16
路線名又は 河川名			
工事名	米沢市立第六中学校増改築事業 に伴うグラウンド整備工事		
位置	米沢市六郷町西藤泉地内		
フェンス構造図			1 葉 1 1/8
縮尺図示	米 沢 市		

高尺フェンス



NU-500

添付資料3


平面図 s=1/30

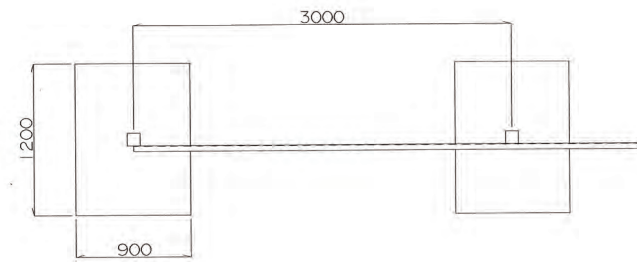


正面図 s=1/30

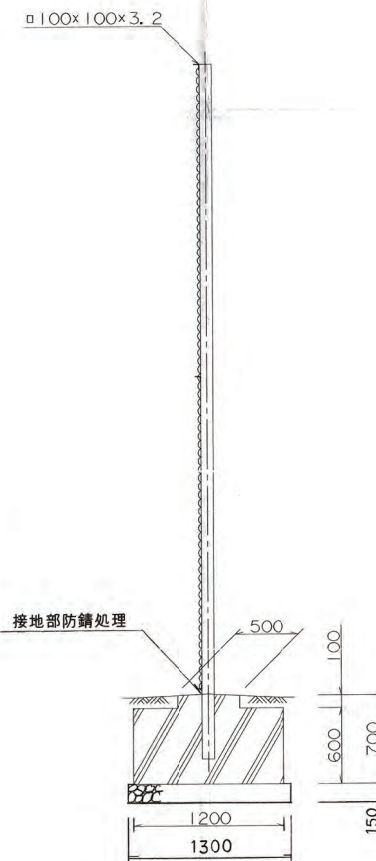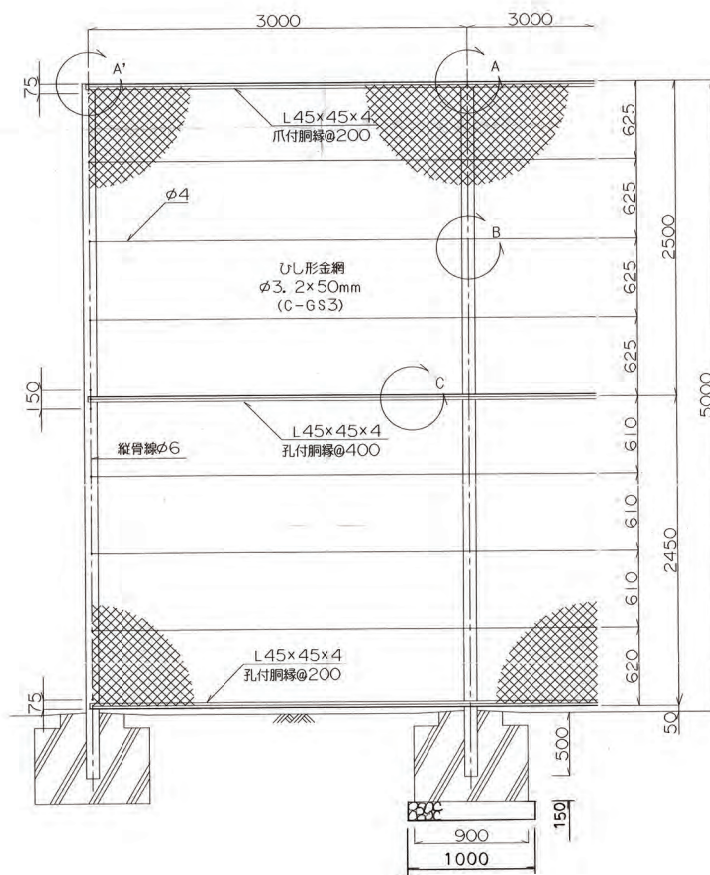


A'部詳細図 s=1/5

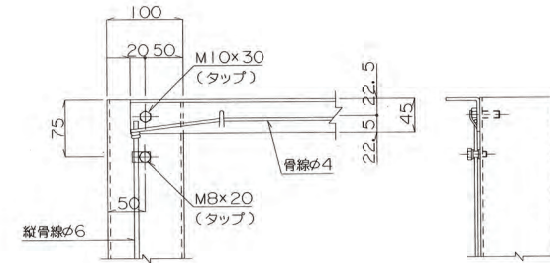


A部詳細図 s=1/5

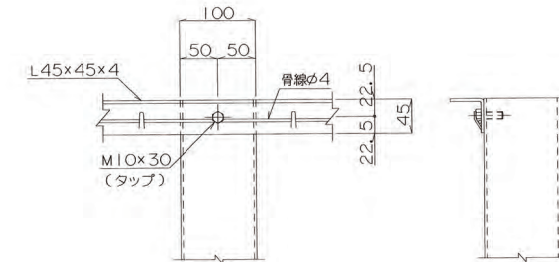


B部詳細図 s=1/5

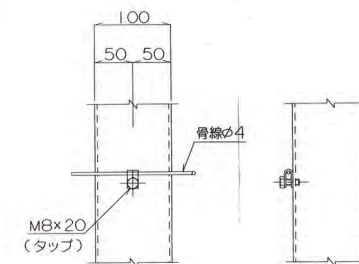


C部詳細図 s=1/5

 

胴縁継手部 s=1/3

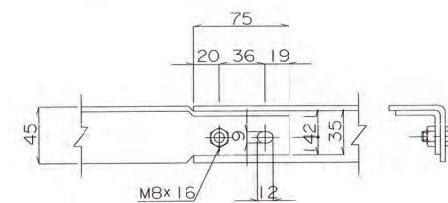

金網取付部 s=1/3

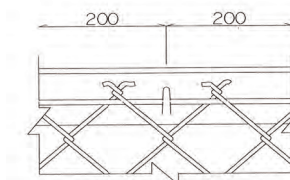


グラウンド			
平成	年度	図番	29葉17
路線名又は河川名	米沢市立第六中学校		
工事名	米沢市立第六中学校増改築事業に伴うグラウンド整備工事		
位置	米沢市六郷町西藤泉地内		
防球フェンス構造図			1葉1
高尺フェンスH=5.0m			
縮尺	図示	米沢市	


高尺フェンス

NU-700

平面図 s=1/30

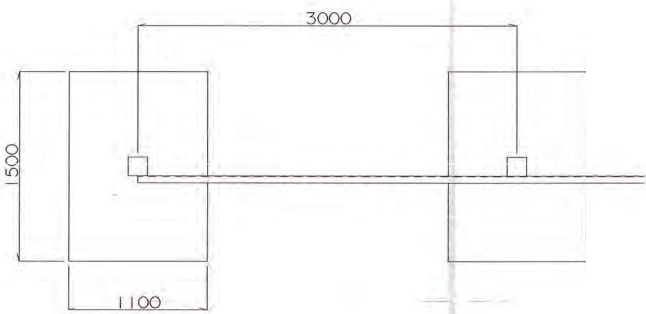


正面図 s=1/30

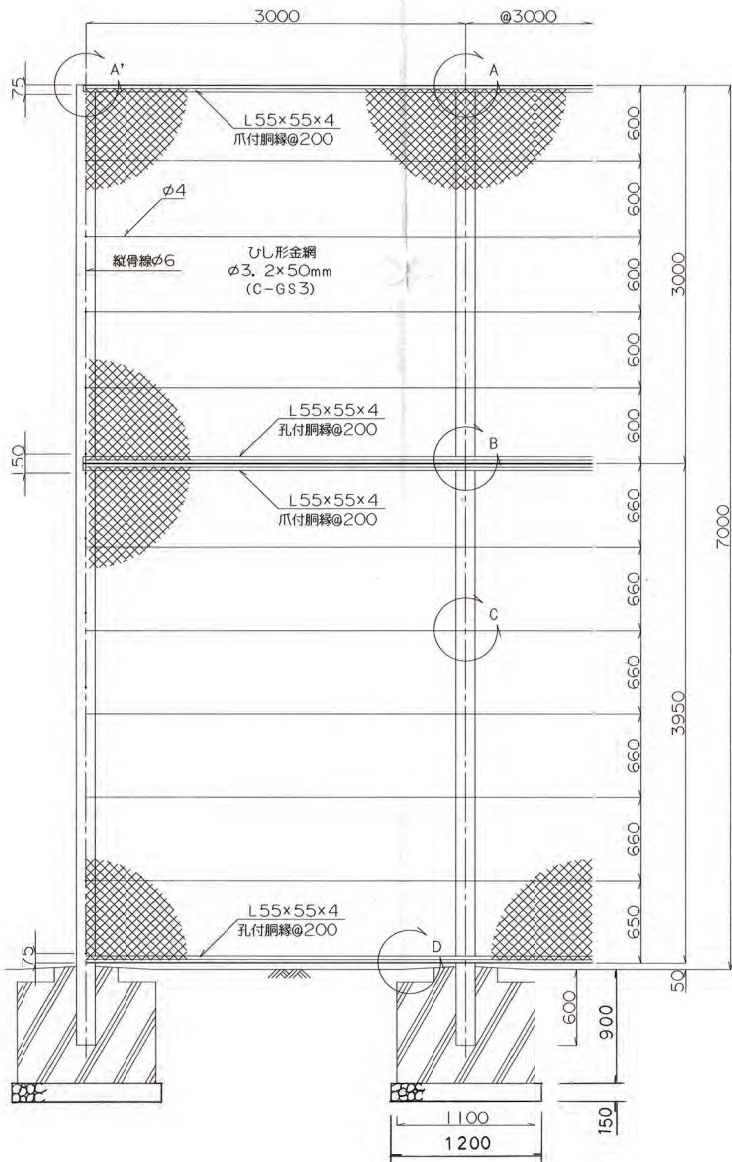


φ150x150x4.5


接地部防錆処理

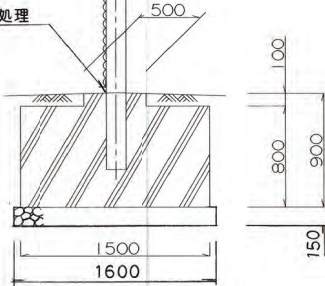


A'部詳細図 s=1/5

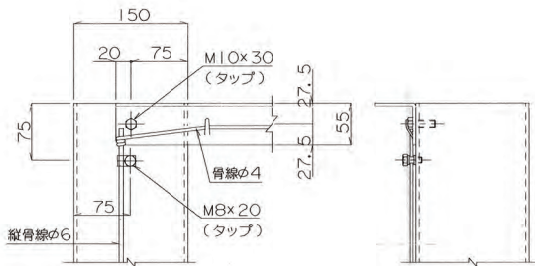


A部詳細図 s=1/5

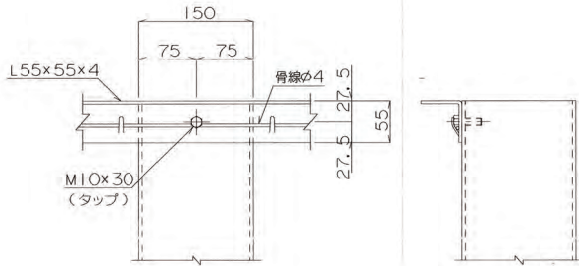


B部詳細図 s=1/5

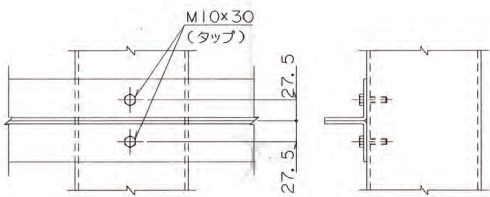


C部詳細図 s=1/5

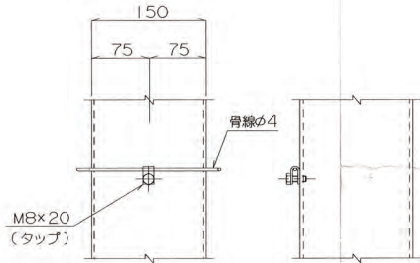


D部詳細図 s=1/5

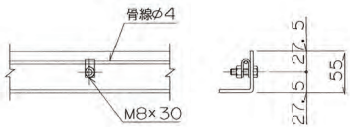

胴縁継手部 s=1/3

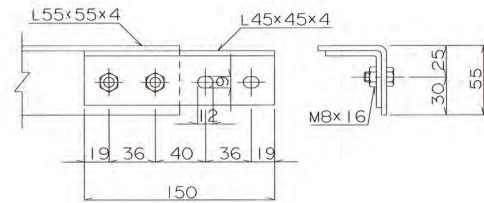

金網取付部 s=1/3

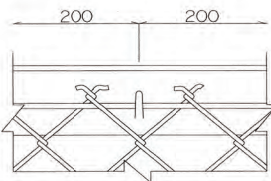


グラウンド 変更			
平成	年度	図番	29葉18
路線名又は 河川名	米沢市立第六中学校		
工事名	米沢市立第六中学校増改築事業 に伴うグラウンド整備工事		
位置	米沢市六郷町西藤泉地内		
防球フェンス構造図 高尺フェンスH=7.0m			1葉1
縮尺	図示	米沢市	

バックネットフェンス


添付資料3

平面図 S=1/60

NUB-700


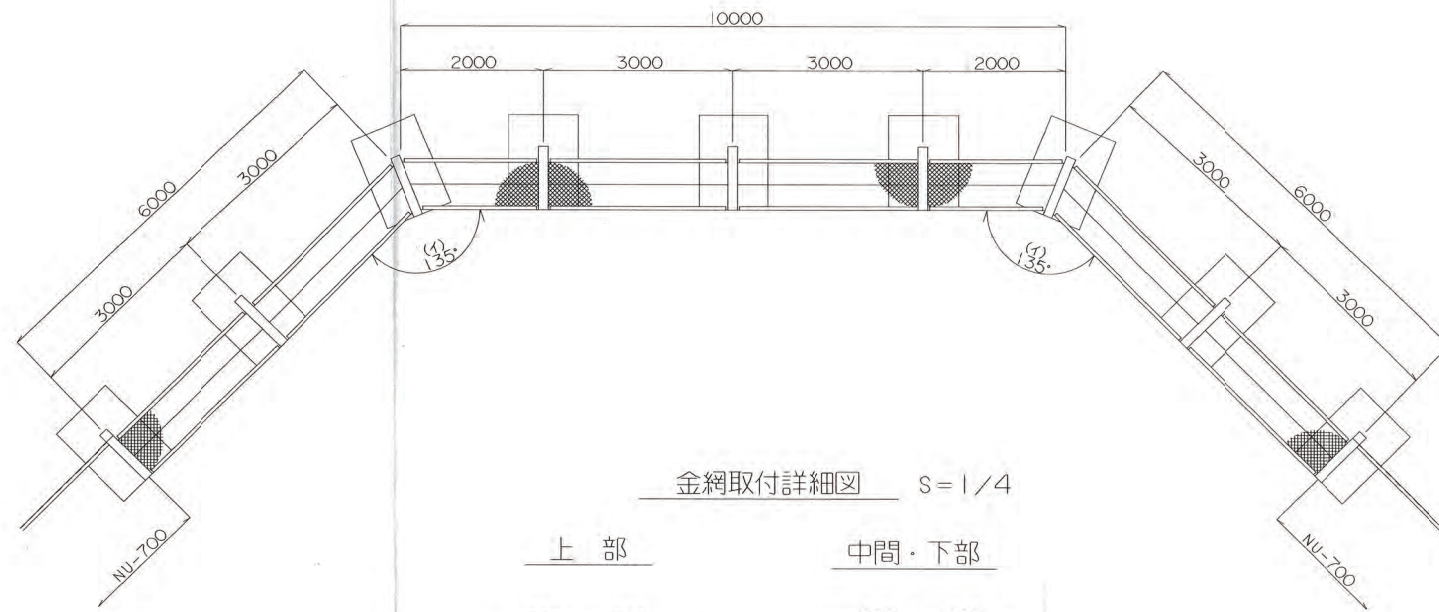


金網取付詳細図 S=1/4

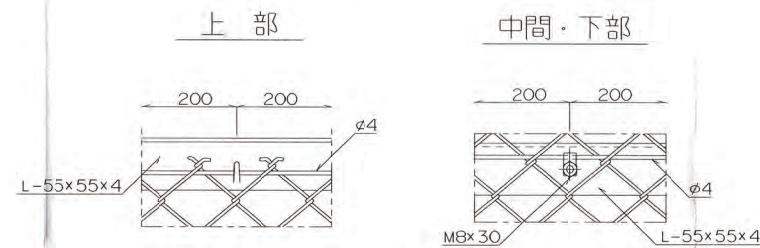


正面図 S=1/60


側面図 S=1/60

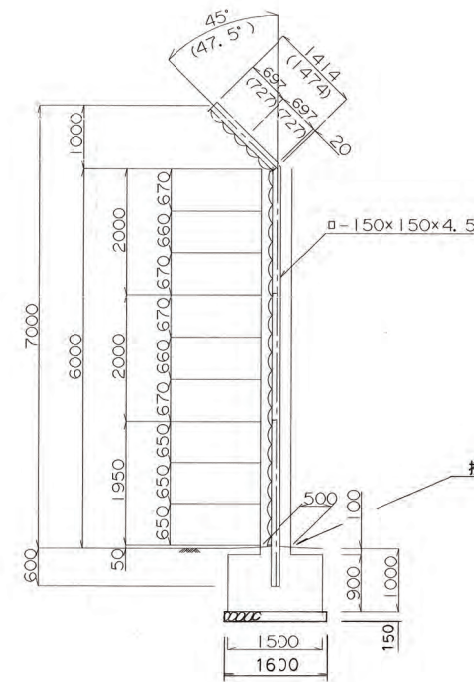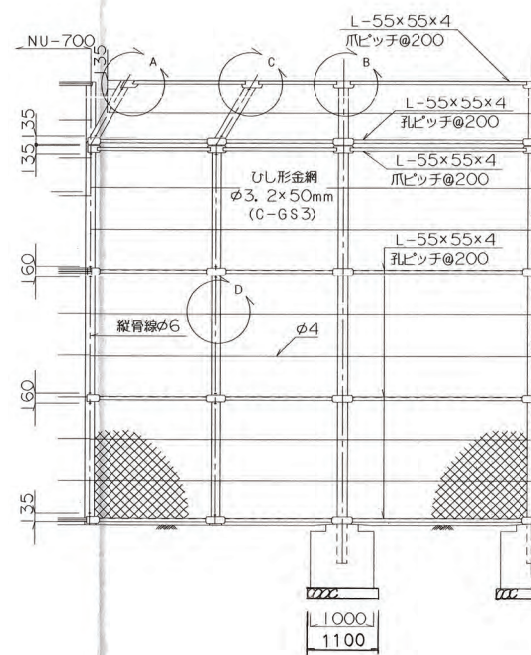


A部詳細図 S=1/6

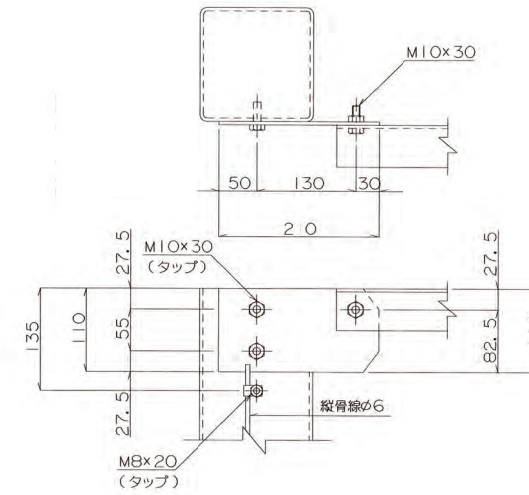


B部詳細図 S=1/6

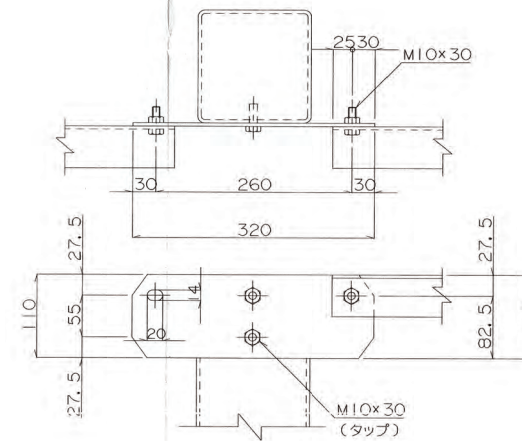


C部詳細図 S=1/6

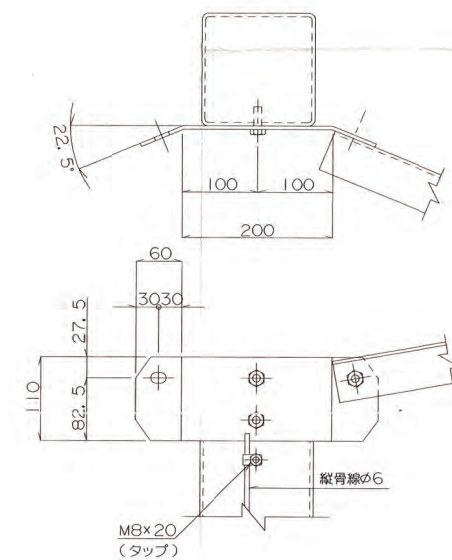

D部詳細図 S=1/6

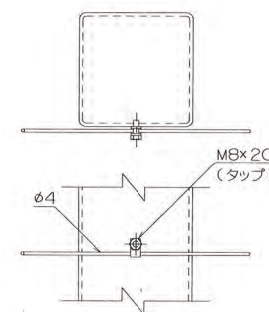


グラウンド 変更			
平成	年度	図番	29 葉 19
路線名又は河川名	米沢市立第六中学校		
工事名	米沢市立第六中学校増改築事業に伴うグラウンド整備工事		
位置	米沢市六郷町西藤泉地内		
防球フェンス構造図			1 葉 1
バックネットフェンスH=7.0m			
縮尺	図示	米	沢市

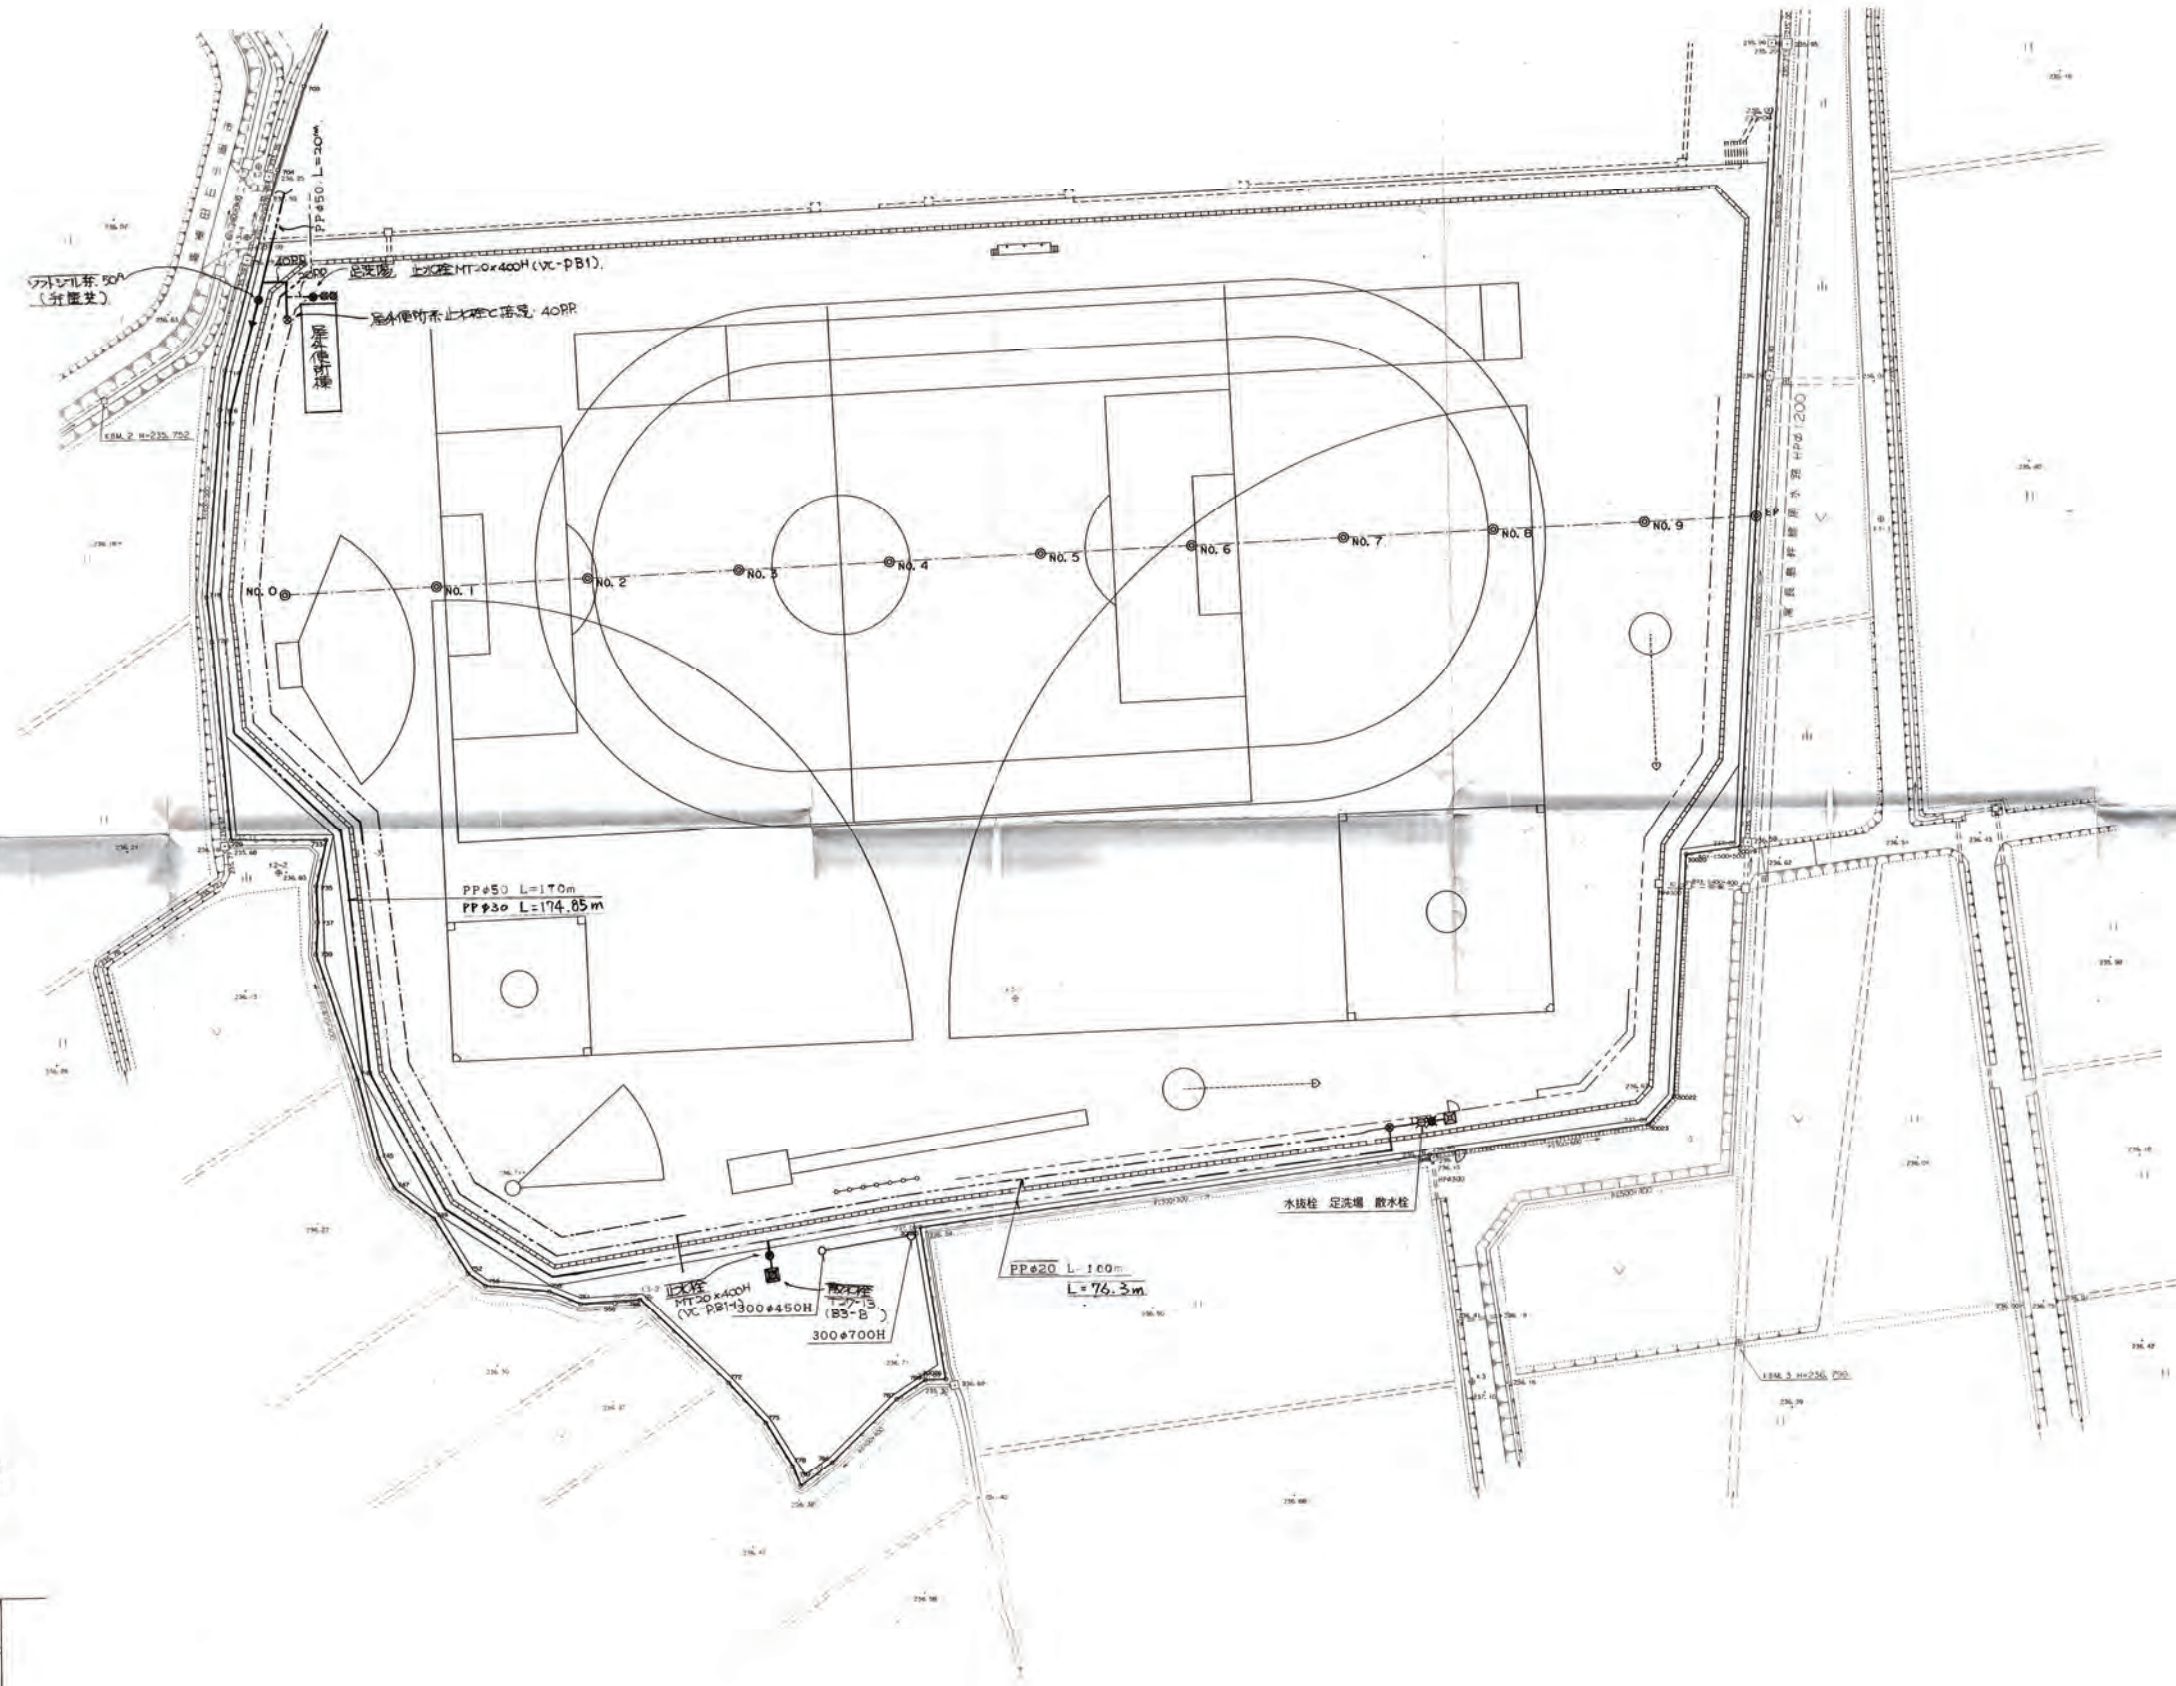


給水管地中埋設要領図
NO. SCALE




足洗場平面詳細図
S=1:30

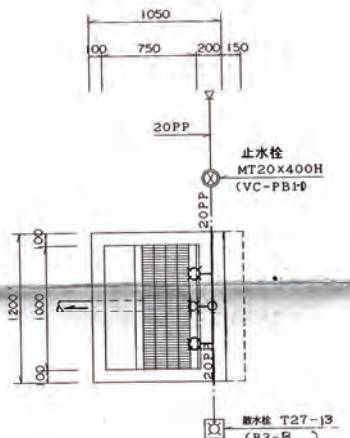

足洗場断面詳細図
S=1:30

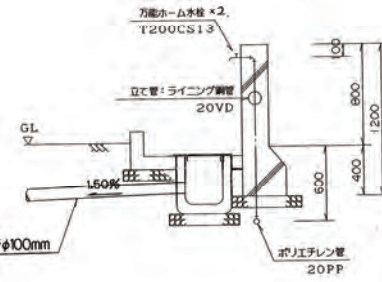

排水管地中埋設要領図
NO. SCALE

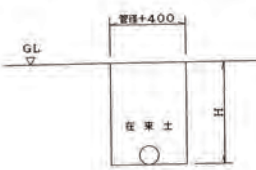


変更


平成	年度	図番	29葉 27
路線名又は 河川名	米沢市立第六中学校		
工事名	米沢市立第六中学校増改築事業 に伴うグラウンド整備工事		
位置	米沢市六郷町西藤泉地内		
給排水施設平面図			1葉 1
縮尺	1:500	米	沢市

現場打擁壁工


側面図

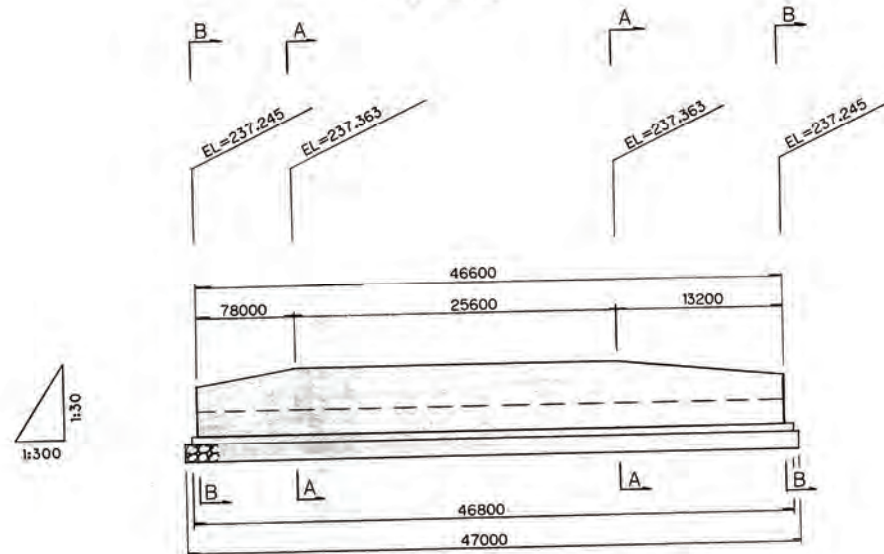

A-A 断面
S=1:20

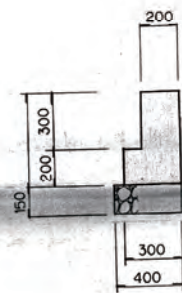


B-B 断面
S=1:20

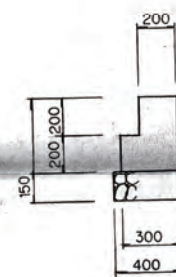


洗い場構造図

S=1:20


側面図

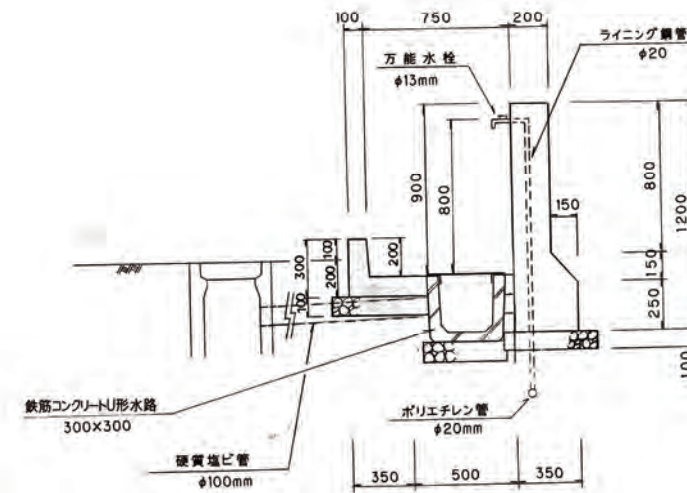


壁配筋図

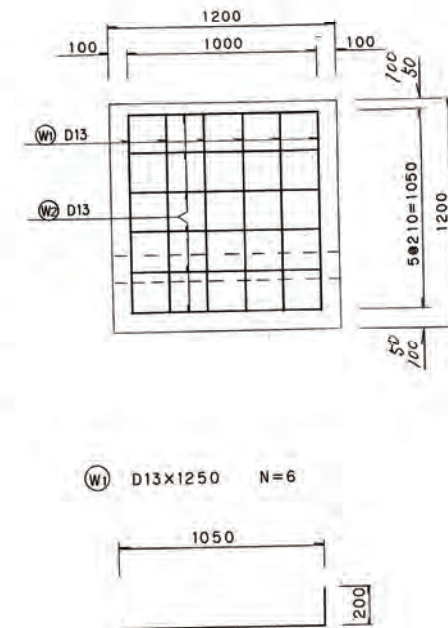

平面図

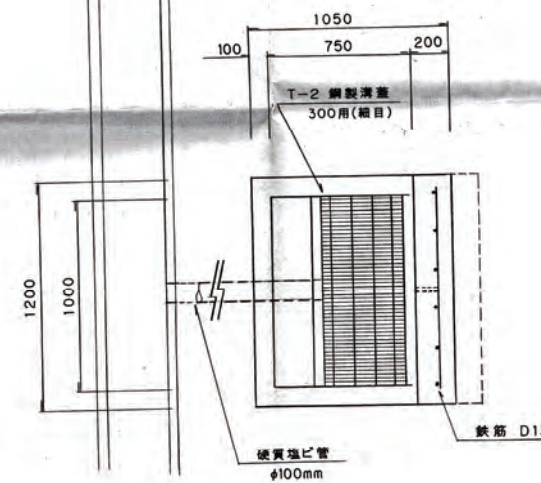

グラウンド 変更			
平成	年度	図番	29 葉 15
路線名又は河川名			
工事名	米沢市立第六中学校増改築事業に伴うグラウンド整備工事		
位置	米沢市六郷町西藤泉地内		
現場打擁壁工構造図	1 葉 1		
洗い場構造図			
縮尺図示	米沢市		

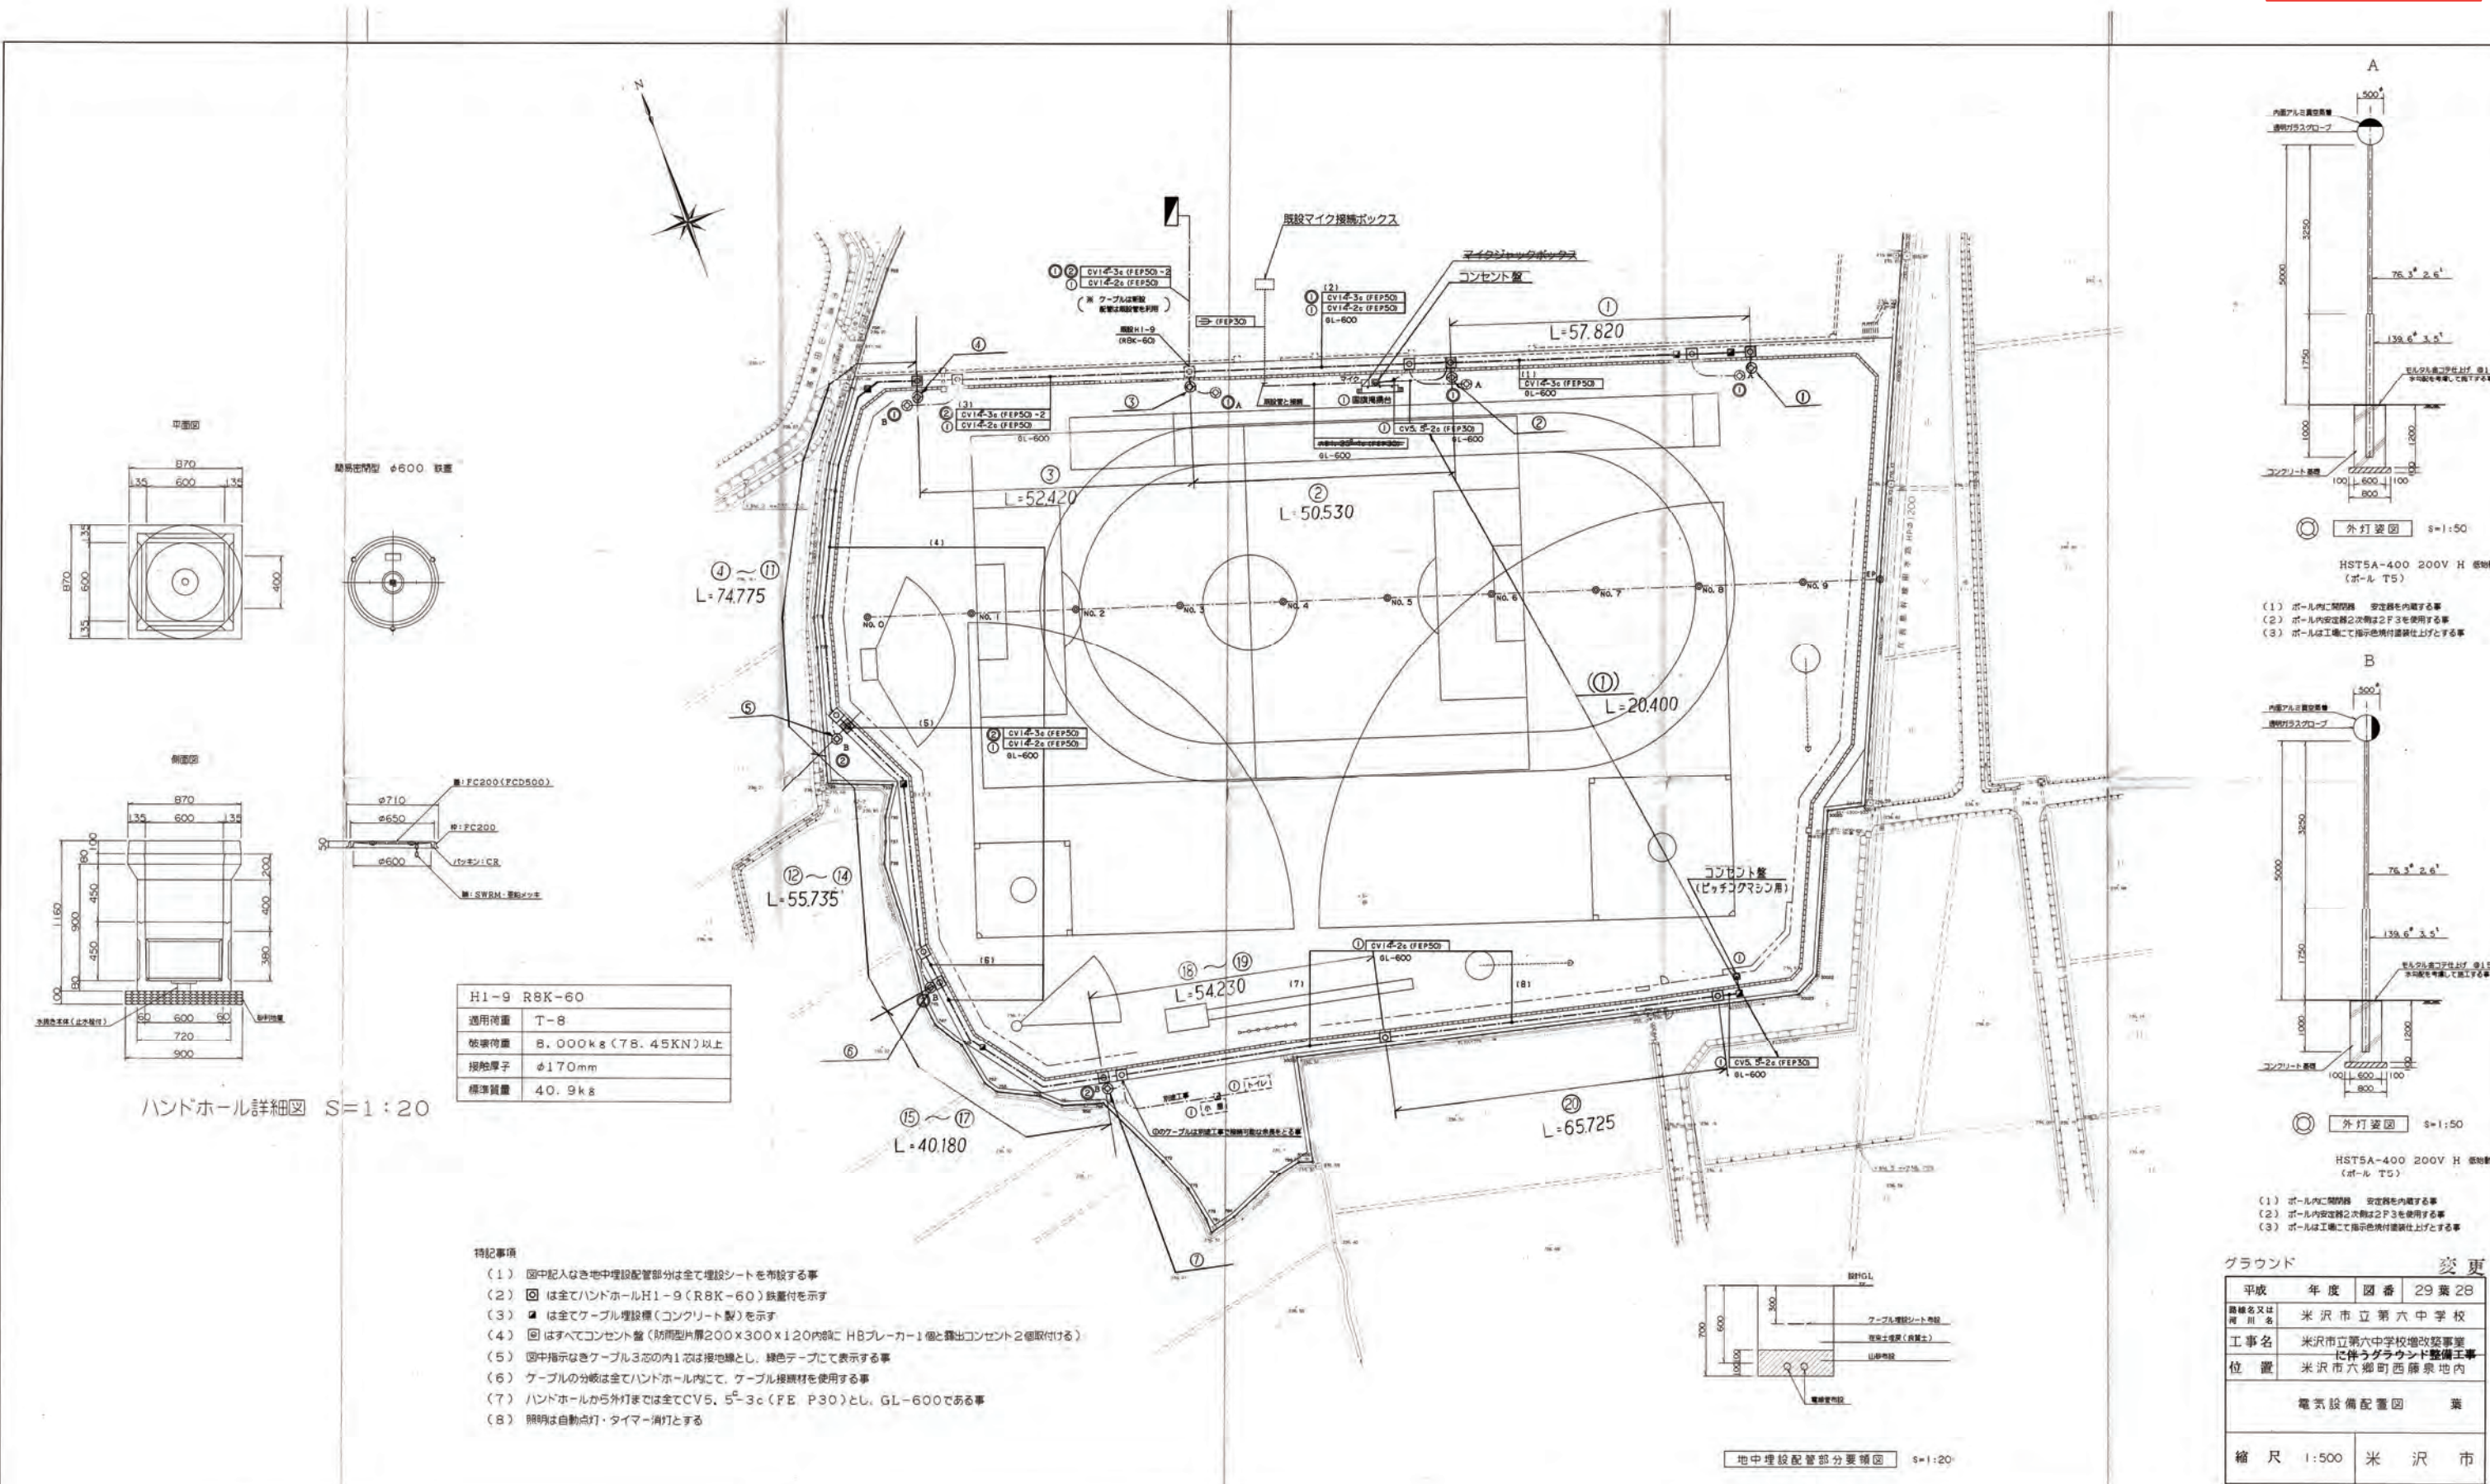


ハンドホール詳細図 S=1:20

H1-9 R8K-60
適用荷重 T-8
破壊荷重 8,000kg (78.45KN) 以上
埋設厚子 φ170mm
標準質量 40.9kg

- 特記事項
- 図中記入なき地中埋設配管部分は全て埋設シートを市販する事
 - 図中記入なきハンドホールH1-9 (R8K-60) 鉄蓋付を示す
 - 図中記入なきケーブル埋設機 (コンクリート製) を示す
 - 図中記入なきコンクリート製 (防犯型) 厚200×300×120内蔵 H8ブレーカー1個と露出コンセント2個取付ける
 - 図中指示なきケーブル3芯の内1芯は接地線とし、緑色テープにて表示する事
 - ケーブルの分岐は全てハンドホールにて、ケーブル接続材を使用する事
 - ハンドホールから外灯までは全てCV5-3c (FEP50) とし、GL-600である事
 - 照明は自動点灯・タイマー消灯とする

地中埋設配管部分要領図 S=1:20

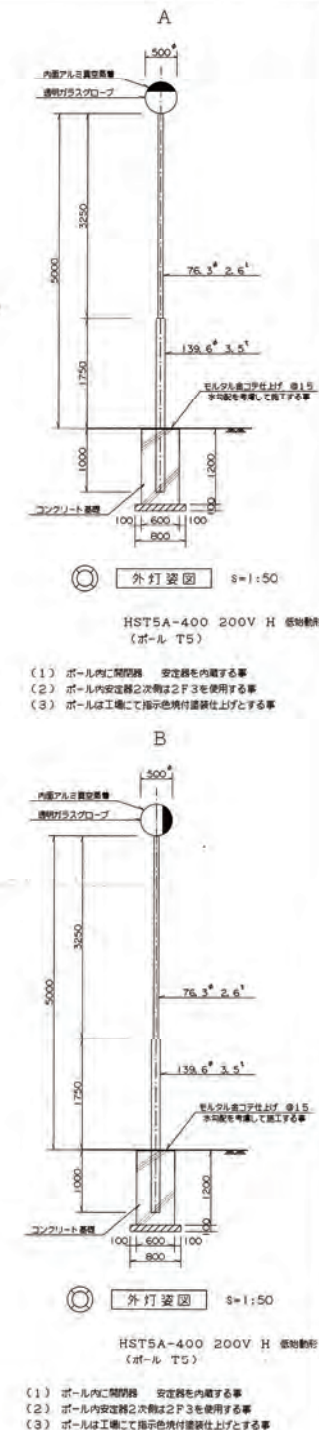

グラウンド		変更	
平成	年度	図番	29葉28
路線名又は 河川名	米沢市立第六中学校		
工事名	米沢市立第六中学校増設改築事業 に伴うグラウンド整備工事		
位置	米沢市六郷町西原泉地内		
電気設備配置図 葉			
縮尺	1:500	米 沢 市	